



平面図

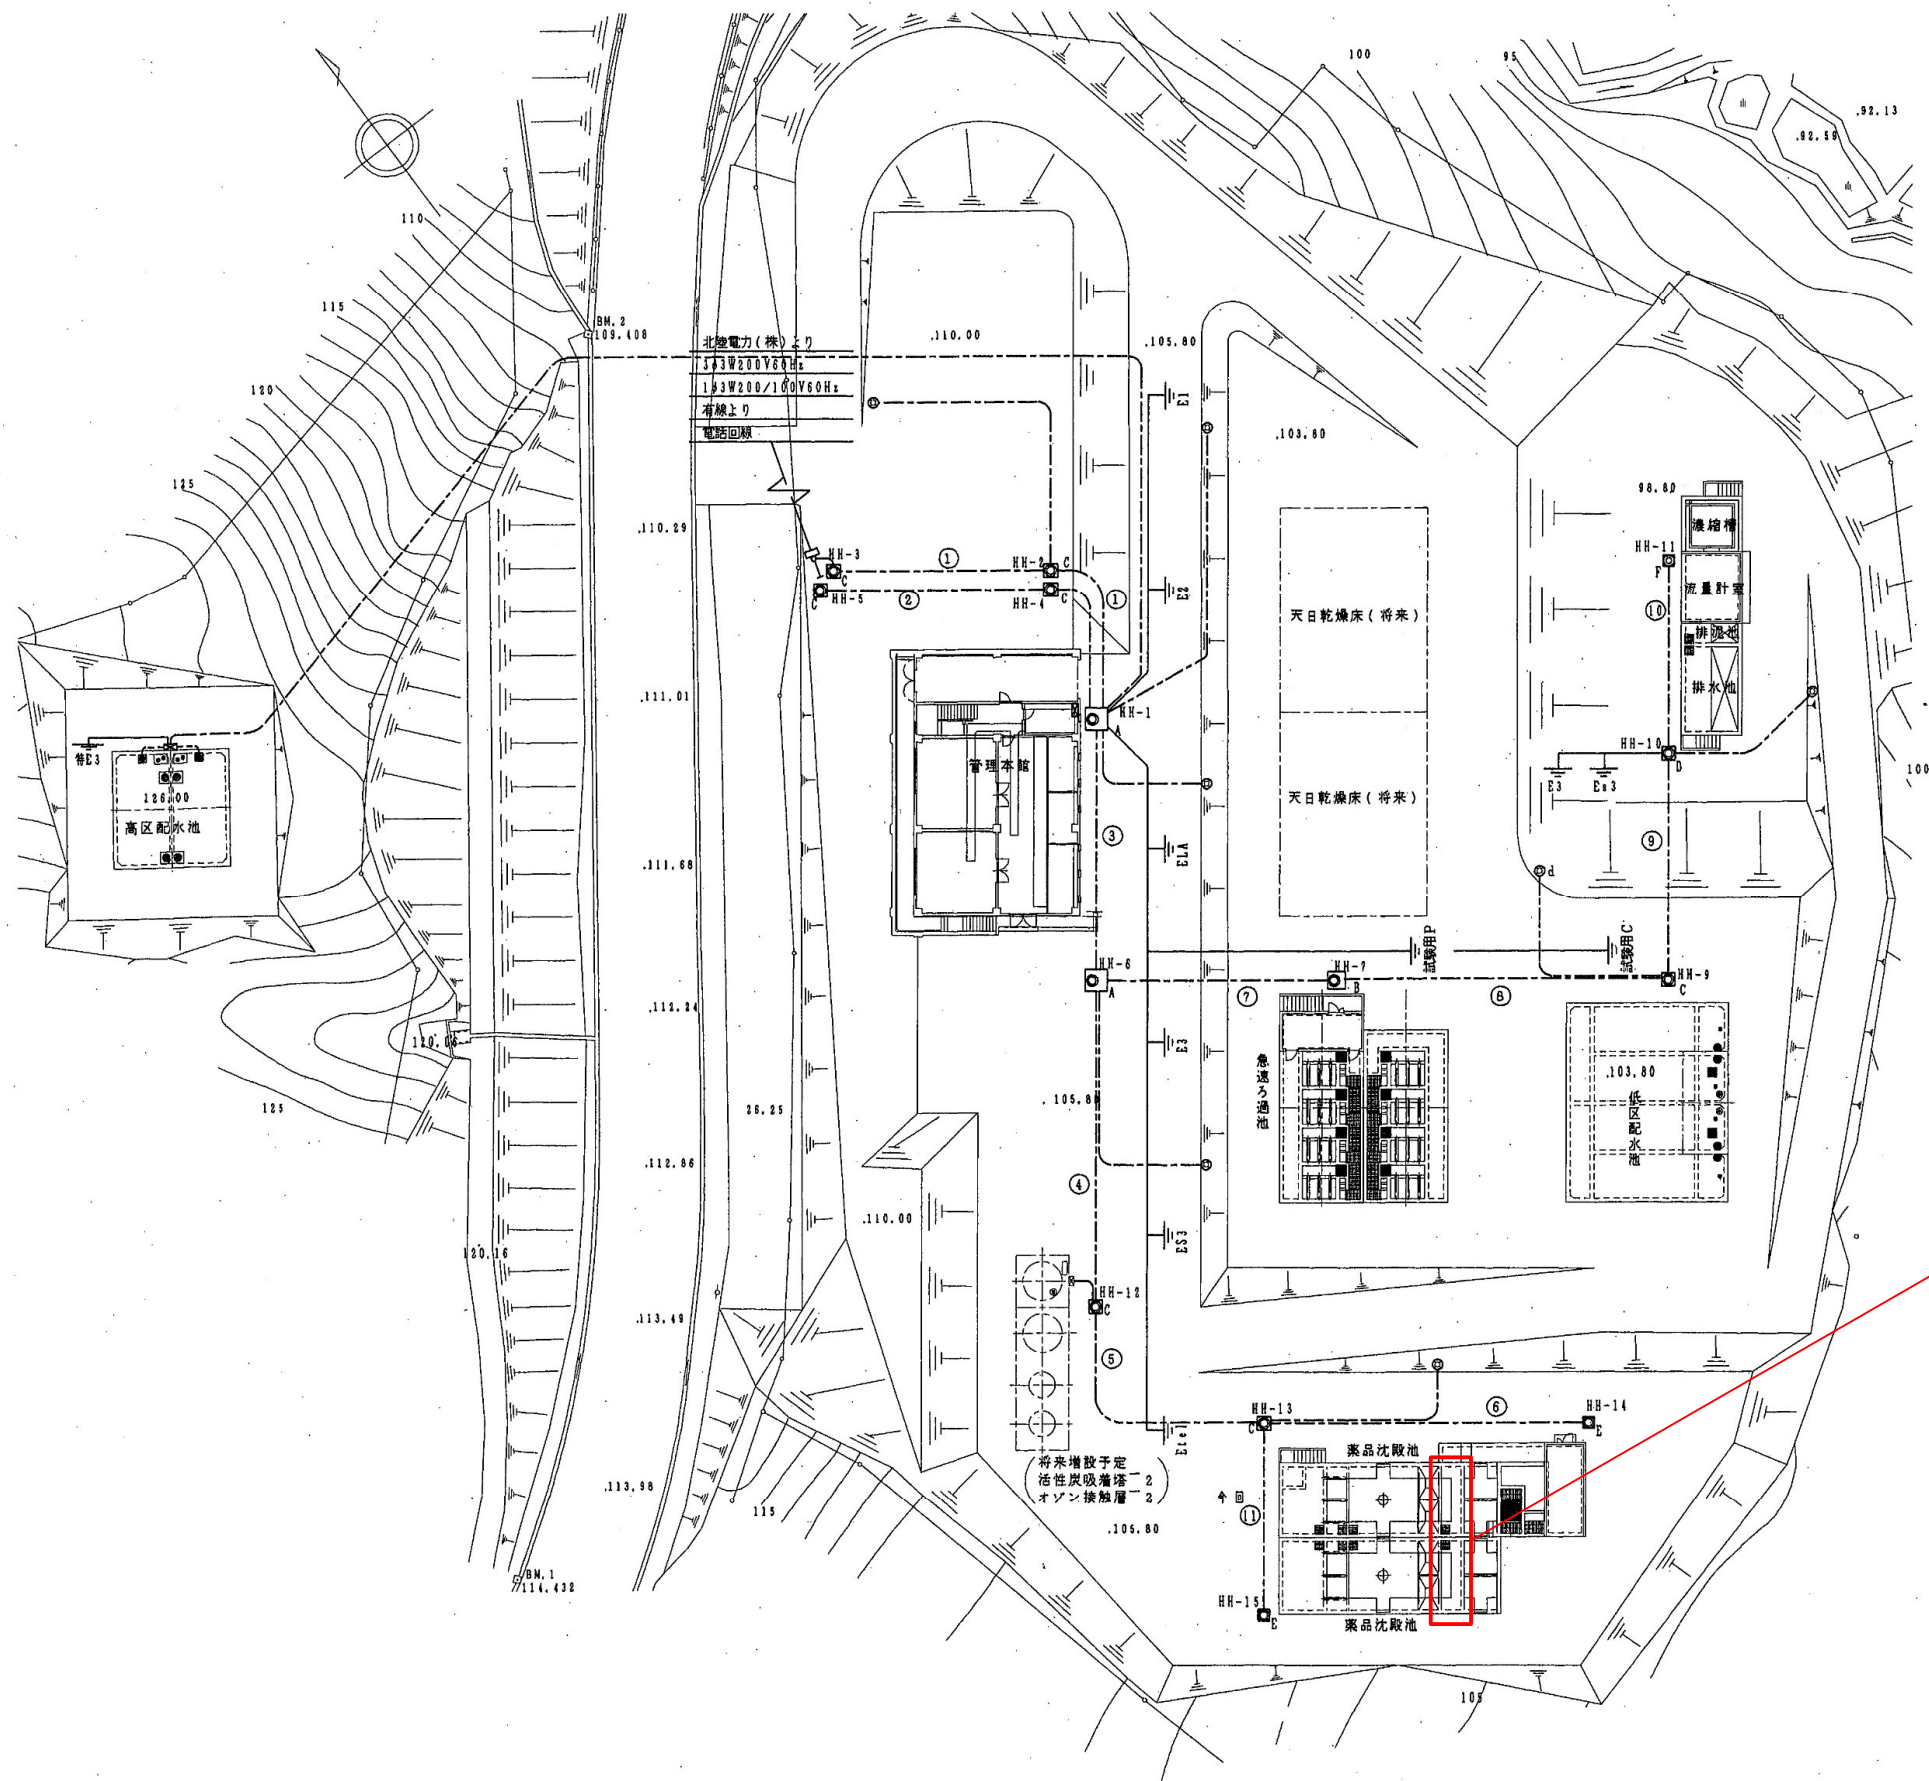

工事箇所


令和8年度	
工事名	地原浄水場 沈殿池1系1号・2系1号
路線名	
工事箇所	輪島市 門前町地原 地内
図名	図 示
縮尺	Non Scale
図面番号	1 / 2
輪島市上下水道局	

平面图

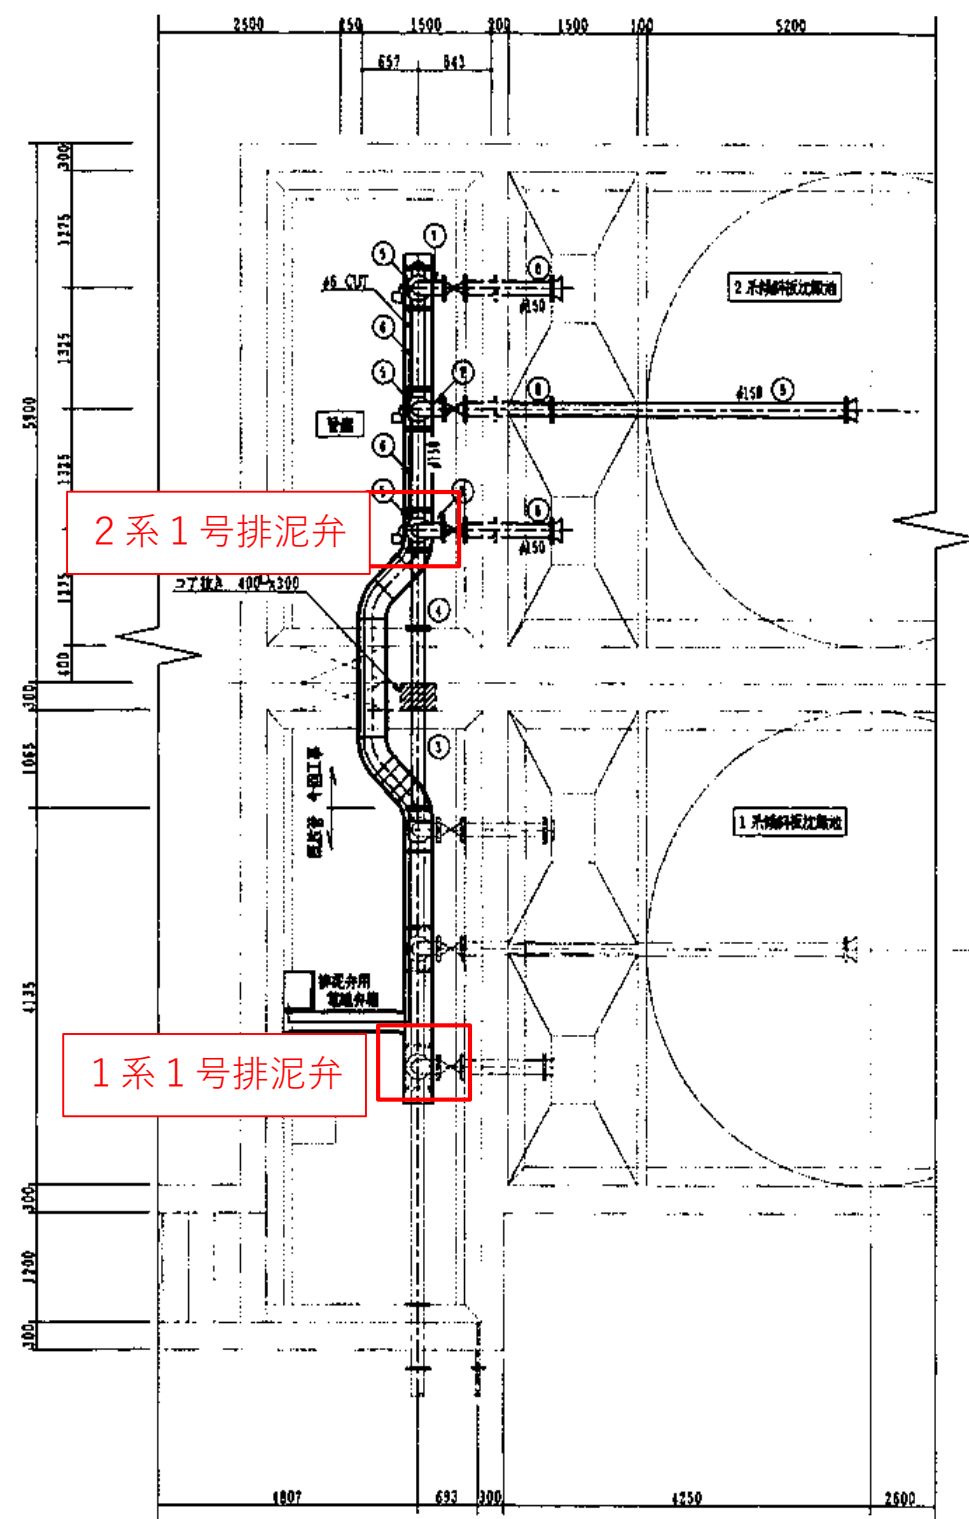

管廊平面图 1/50

断面图

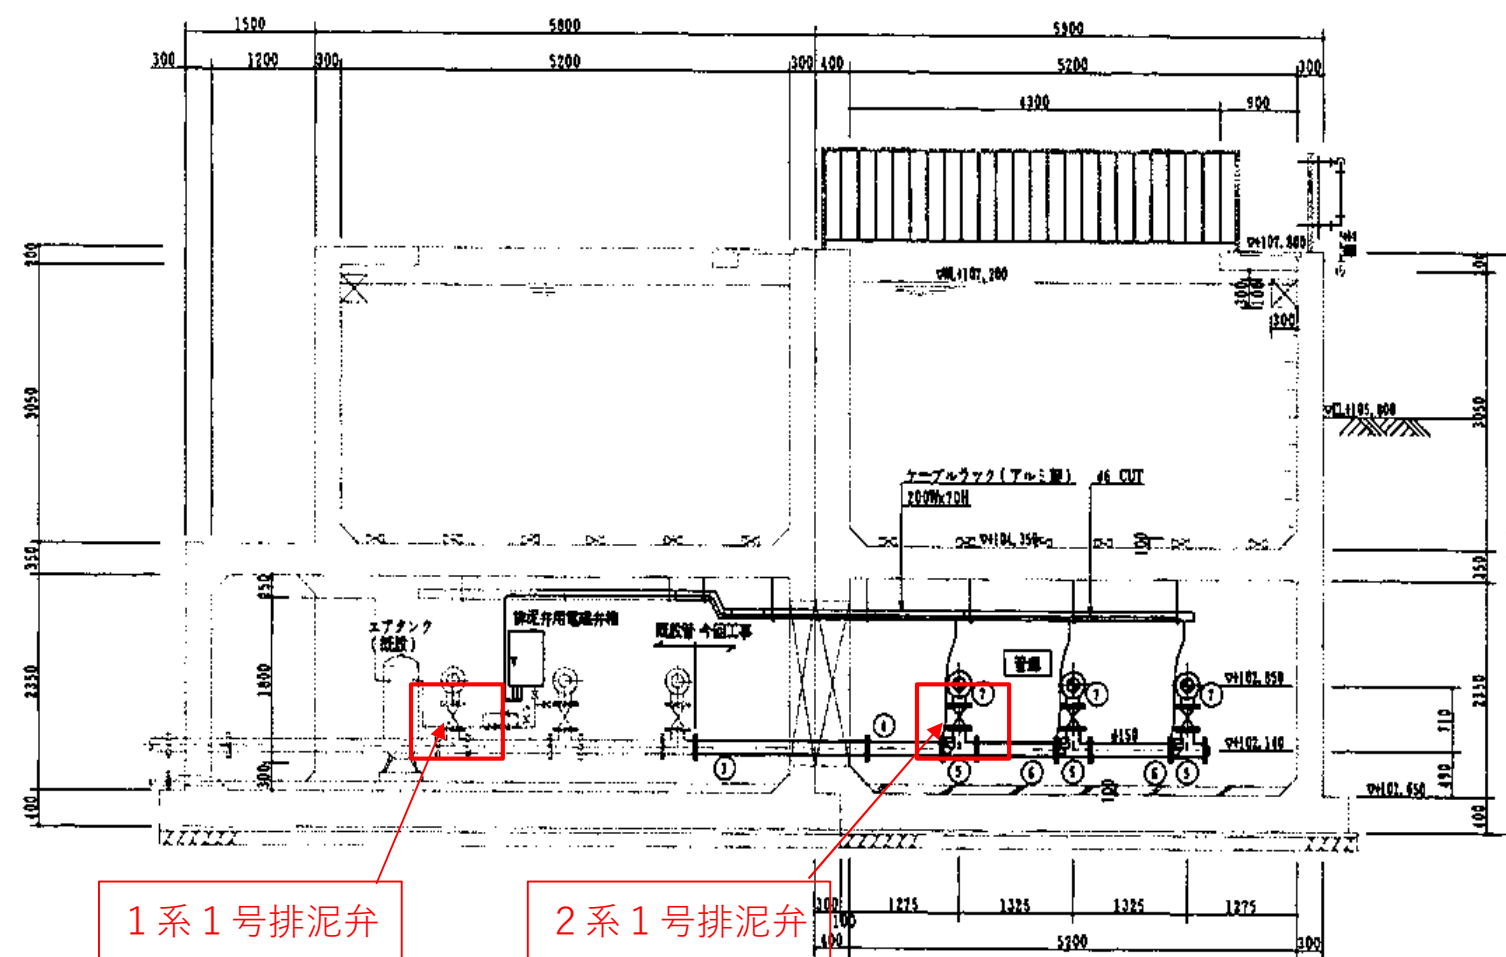

C-C断面图 1/50

令和8年度	
工事名	地原浄水場 沈殿池1系1号・2系1号
路線名	
工事箇所	輪島市 門前町地原 地内
図名	図示
縮尺	Non Scale
図面番号	2 / 2
輪島市上下水道局	