


令和8年度6災 配水管災害復旧工事(西配001号)

図面目録

図番	図 面 名	縮尺	備 考
1	路線位置図	図 示	
2	水道災害復旧 本設平面図、詳細図、土工断面図	図 示	
3	水道災害復旧 横断面図(1)	図 示	
4	水道災害復旧 横断面図(2)	図 示	
5	水道災害復旧 仮設撤去平面図、詳細図	図 示	

路線位置図

S=non

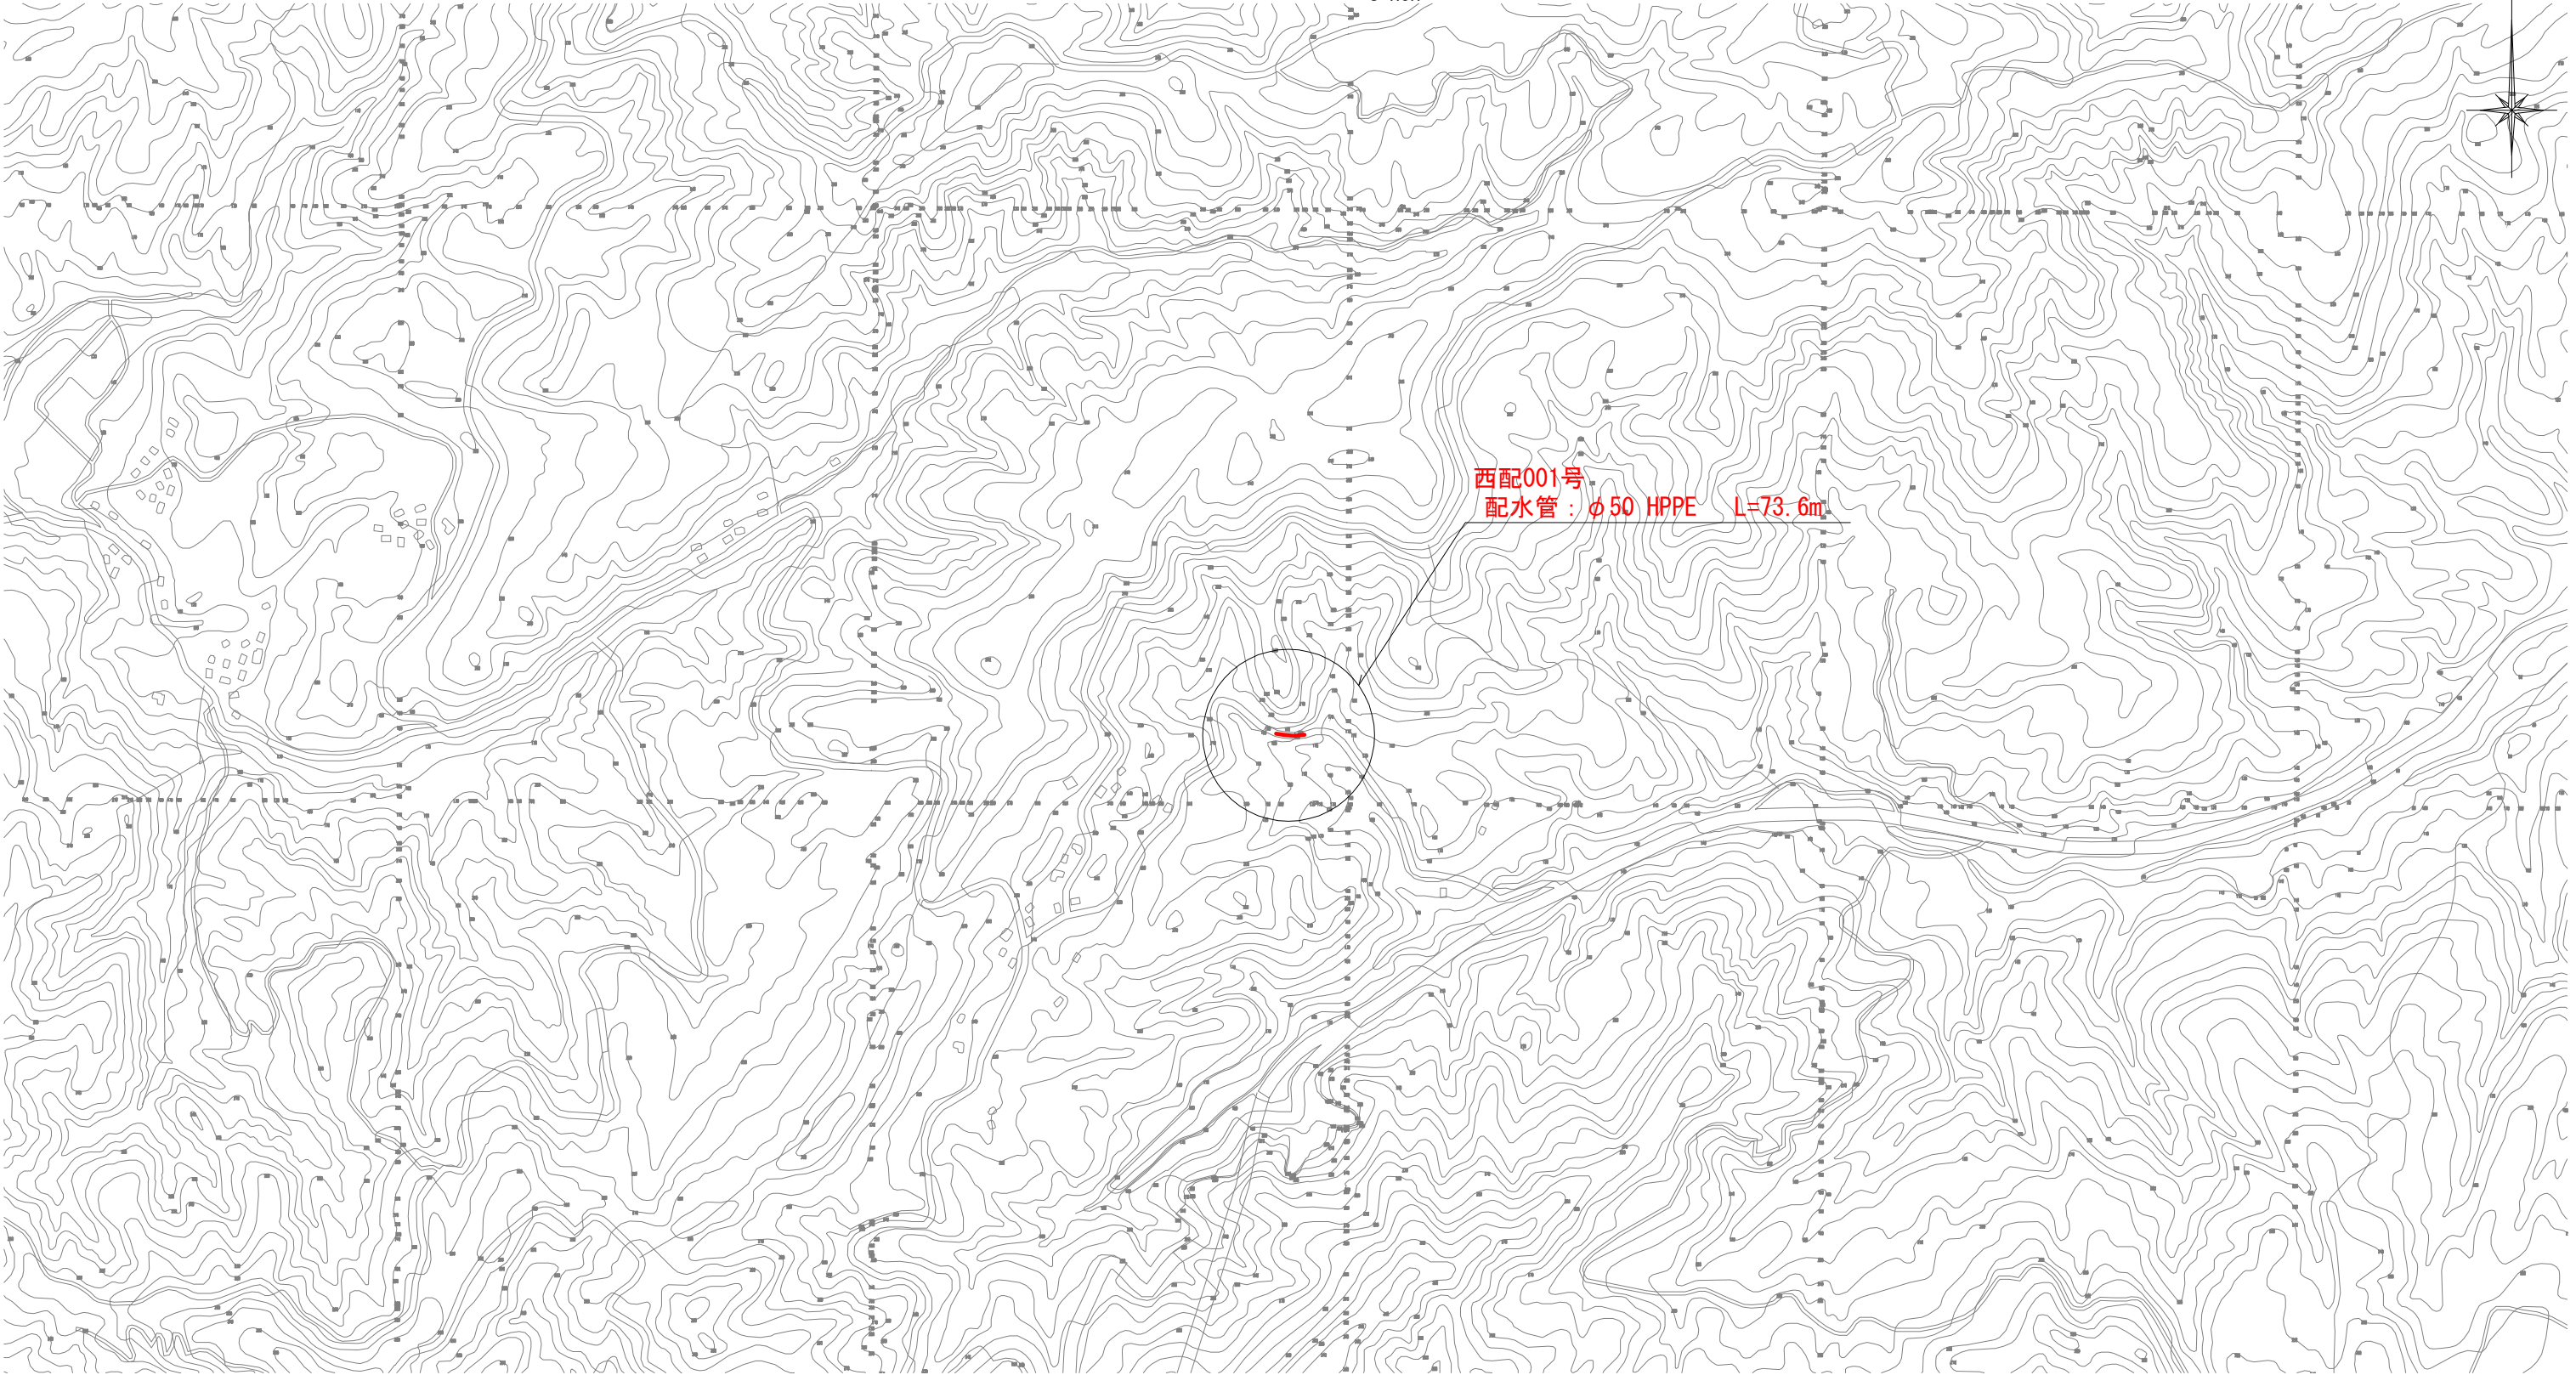

西配001号
配水管：φ50 HPPE L=73.6m

【西配001号】

令和 8 年度	
事業名	
工事名	令和8年度6災 配水管災害復旧工事(西配001号)
箇所	輪島市 門前町 西門山 地内
図名	路線位置図
縮尺	S=non
図面番号	1 / 5
輪島市上下水道局	


令和 年 月 日

製作


S=1:250



S=non

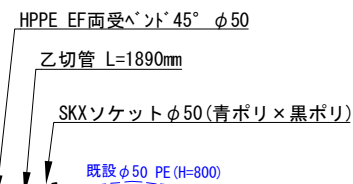





市道As管土工 S=1:10

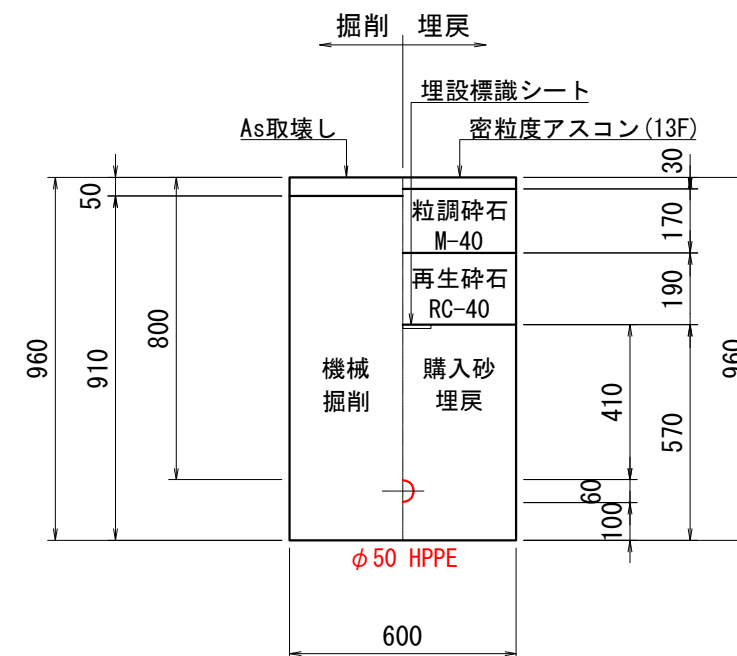

【西配001号】	
令和 8 年度	
事業名	
工事名	令和8年度6災 配水管災害復旧工事（西配001号）
箇所	輪島市門前町 西門山 地内
図名	水道災害復旧 本設平面図、詳細図、土工断面図
縮尺	S=図示
図面番号	2 / 5
輪島市上下水道局	

水道災害復旧 横断面図(1)

S=1:200

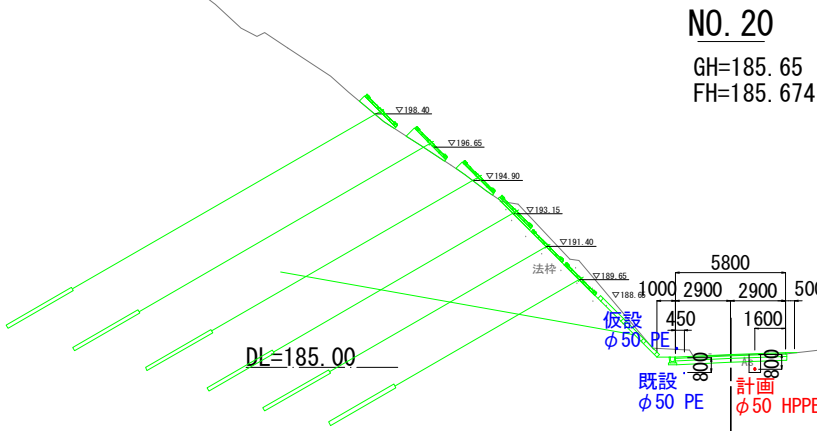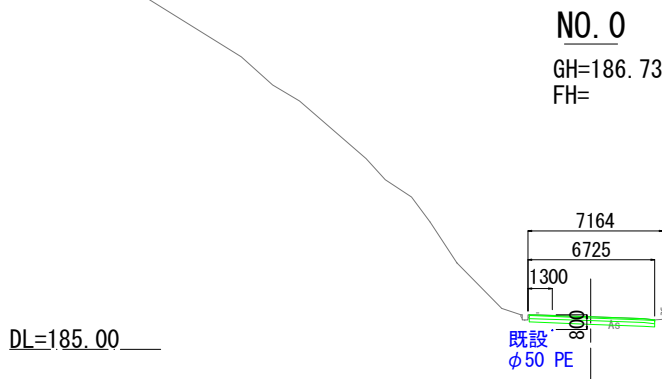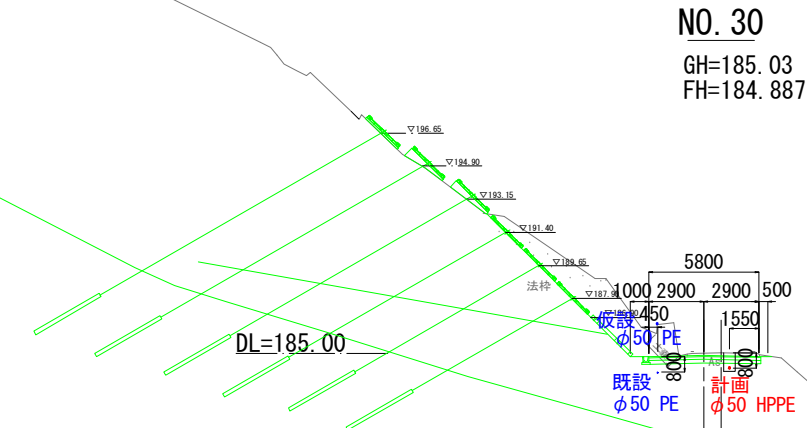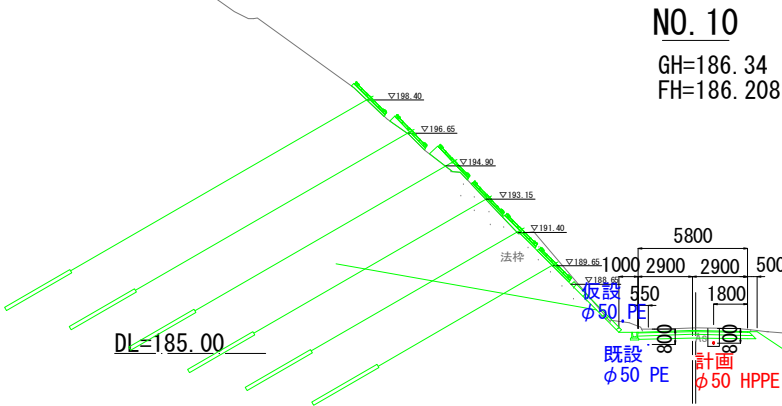





【西配001号】

令和 8 年度	
事業名	
工事名	令和8年度6災 配水管災害復旧工事(西配001号)
箇所	輪島市門前町 西門山 地内
図名	水道災害復旧 横断面図(1)
縮尺	S=1:200
図面番号	3 / 5
輪島市上下水道局	

令和 年 月 日

製作

   
S=1 : 200

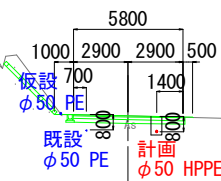

令和 8 年度	
事業名	
工 事 名	令和8年度6災 配水管災害復旧工事(西配001号)
箇 所	輪島市門前町 西円山 地内
図 名	水道災害復旧 横断面図(2)
縮 尺	S=1:200
図面番号	4 / 5
輪島市上下水道局	


水道災害復旧 仮設撤去平面図

S=1:250

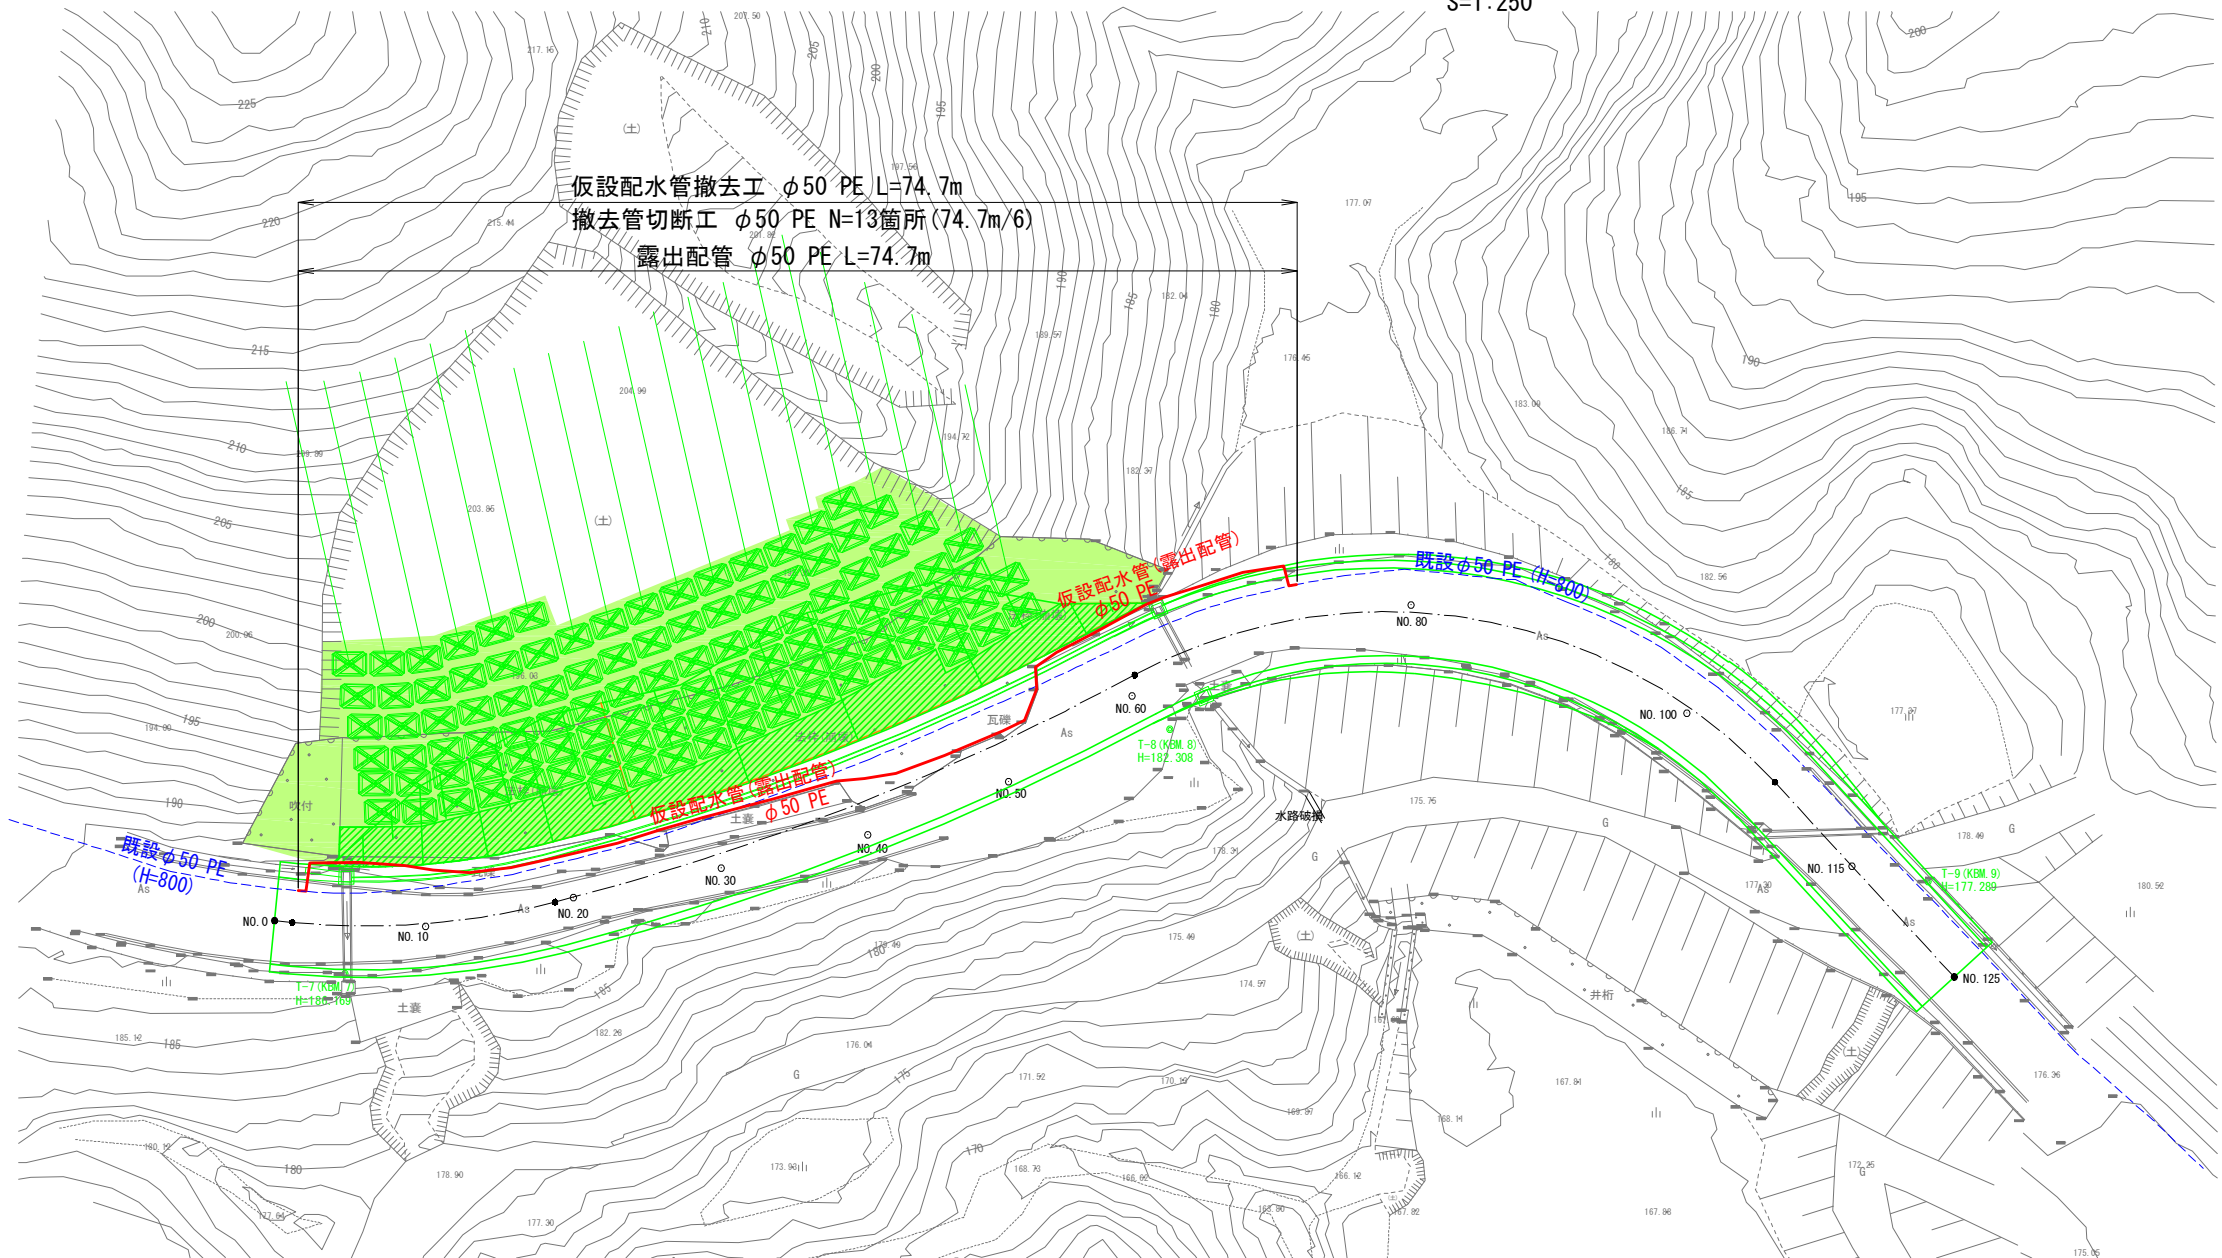

水道災害復旧 仮設撤去詳細図

S=non

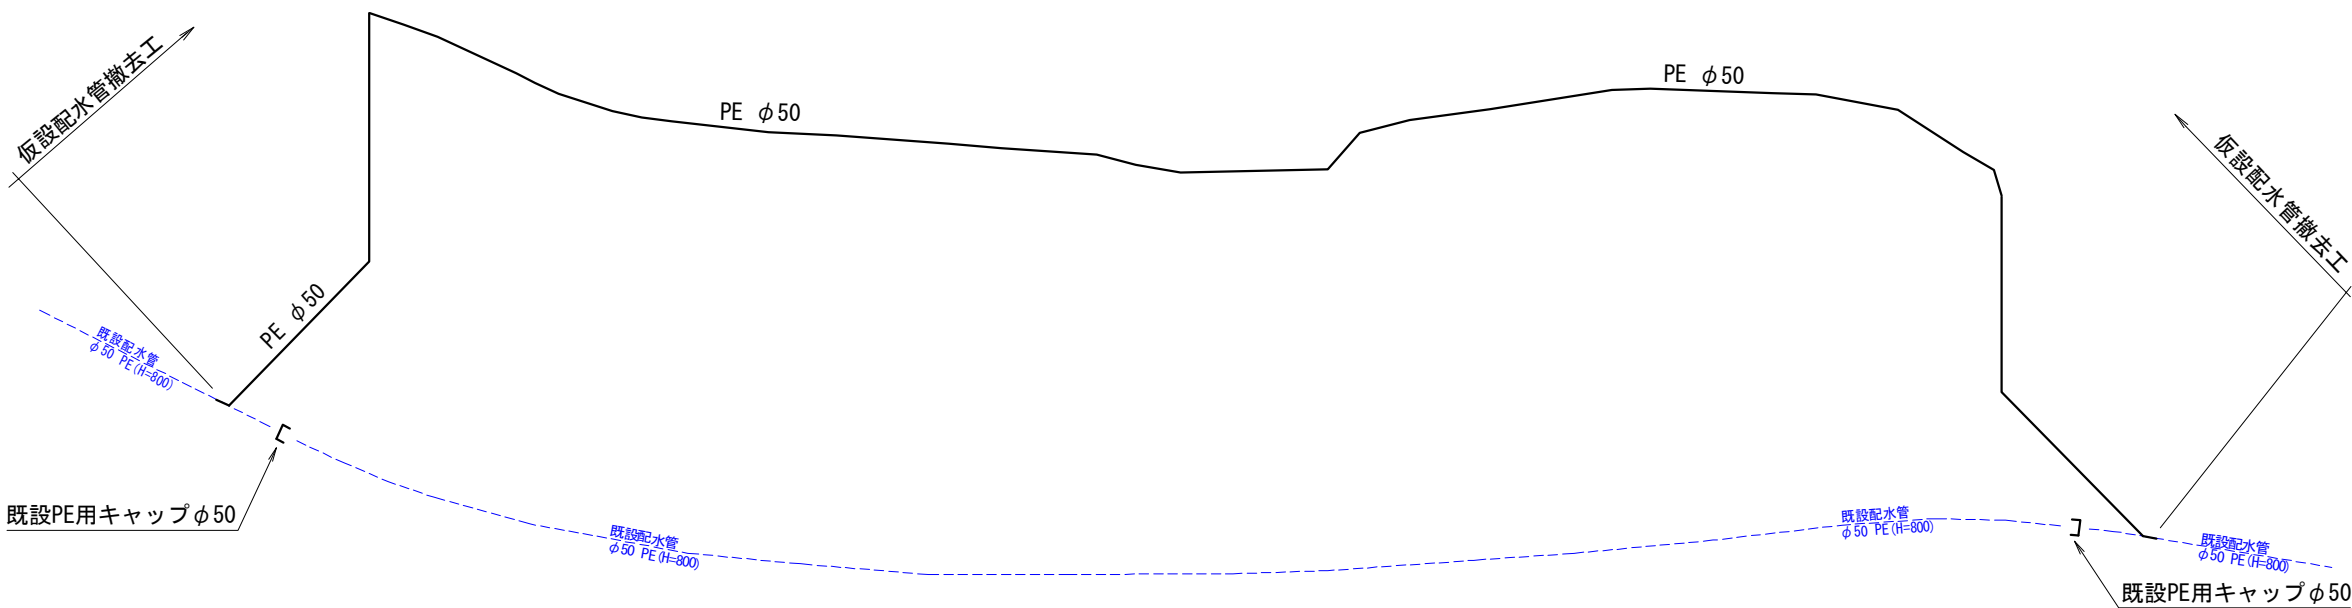

凡 例	
—	撤去管
—	既設仮設配水管
---	既設配水管
---	道路復旧計画

【西配001号】	
令和 8 年度	
事業名	令和8年度6災 配水管災害復旧工事(西配001号)
工事名	輪島市門前町 西円山 地内
箇所	水道災害復旧 仮設撤去平面図、詳細図
図名	
縮尺	S=図示
図面番号	5 / 5
輪島市上下水道局	