


平面図 S=1:500



頭首工 災害復旧調査・設計業務 N=1式

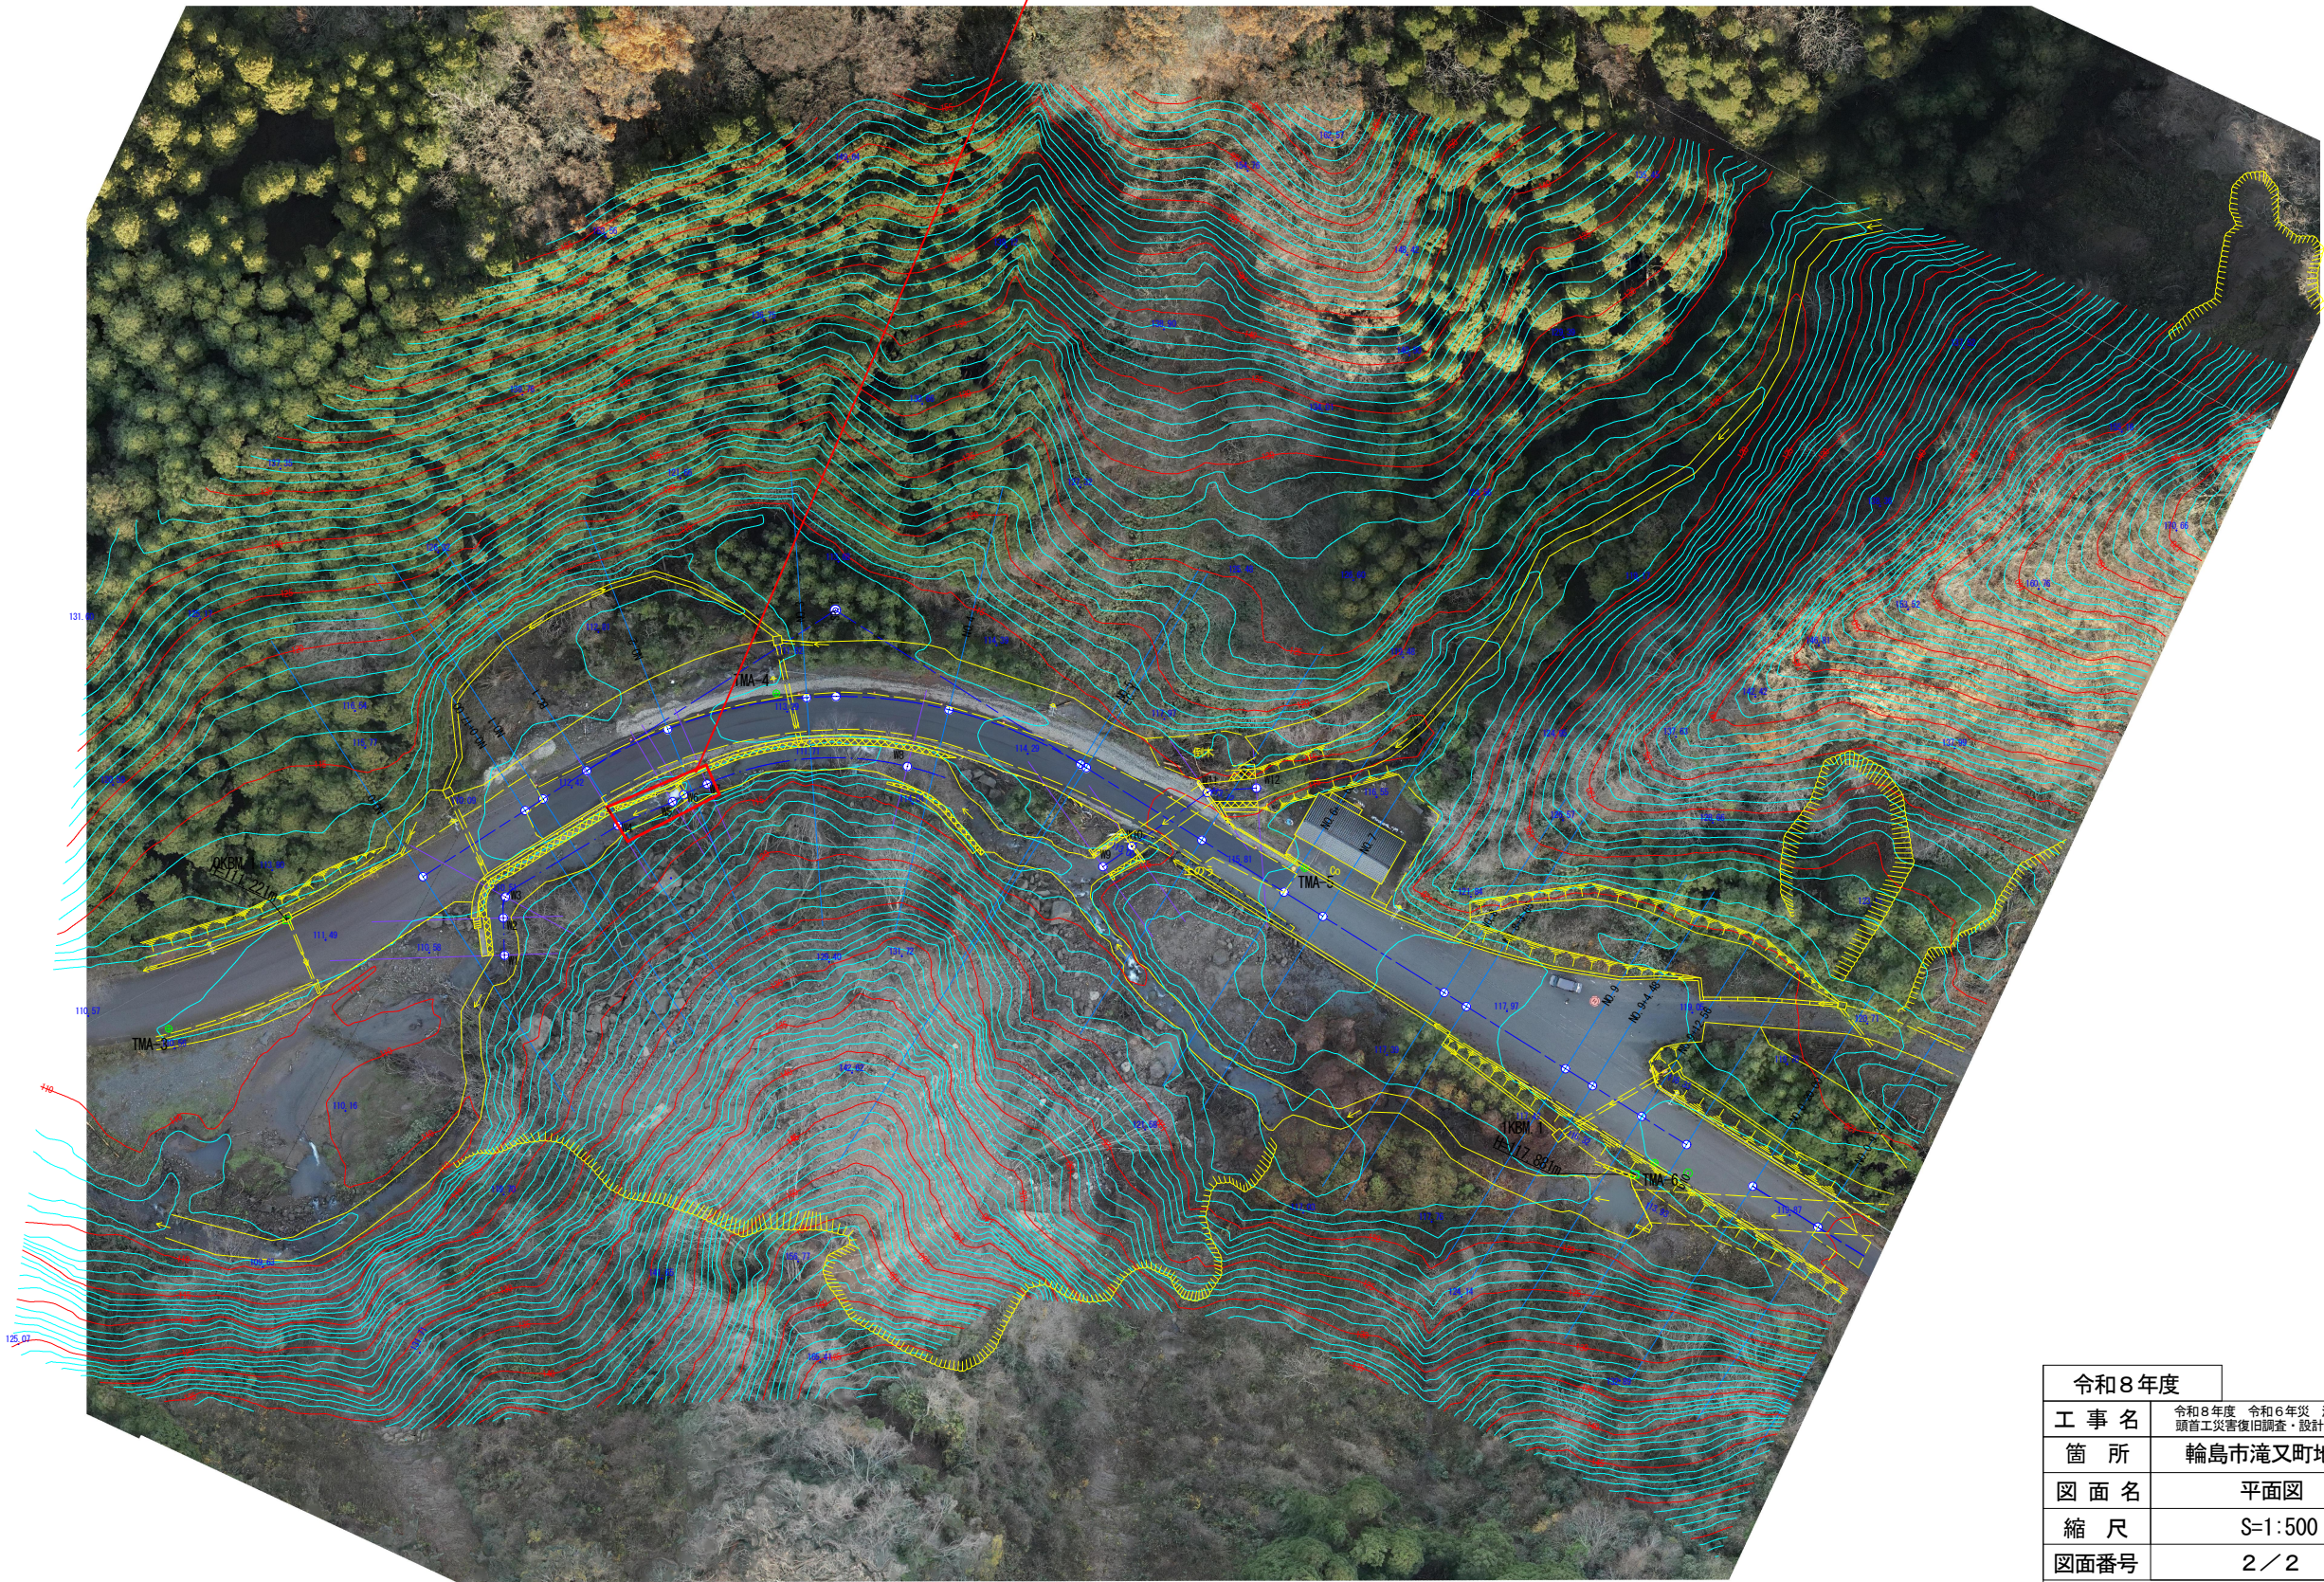

令和8年度	
工事名	令和8年度 令和6年災 淹又地区 頭首工災害復旧調査・設計業務
箇所	輪島市滝又町地先
図面名	平面図
縮尺	S=1:500
図面番号	2 / 2
輪 島 市	