


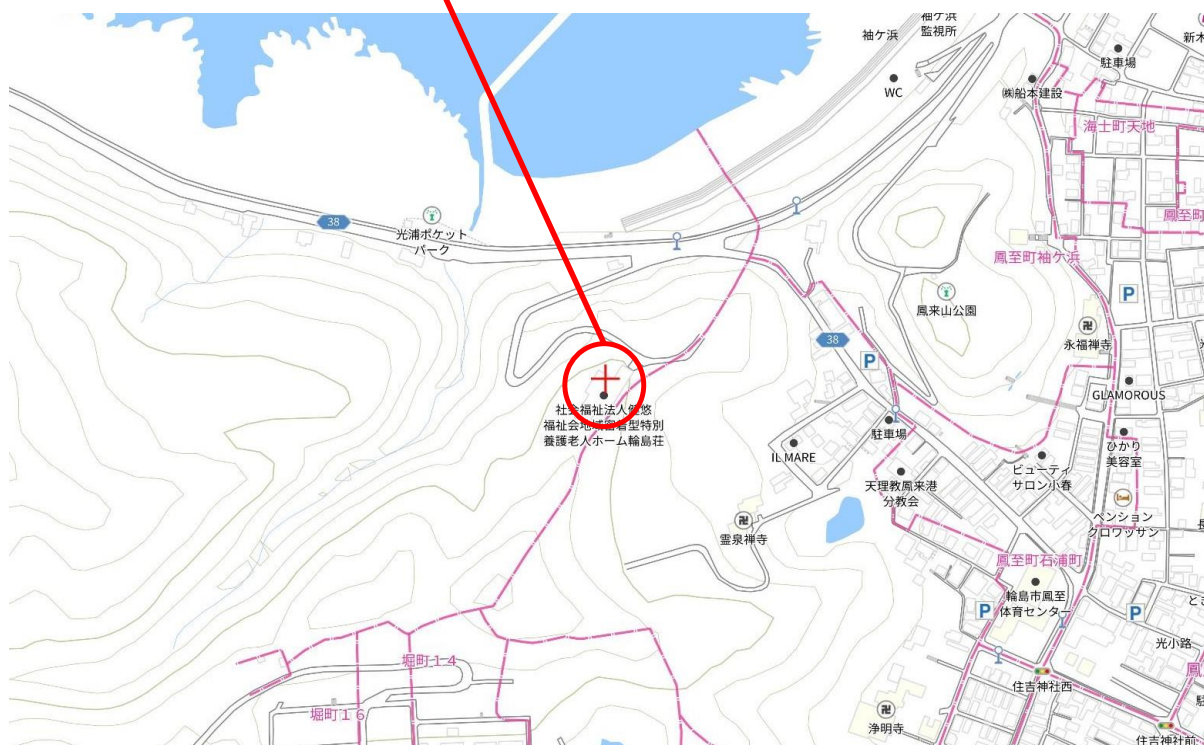


位置図

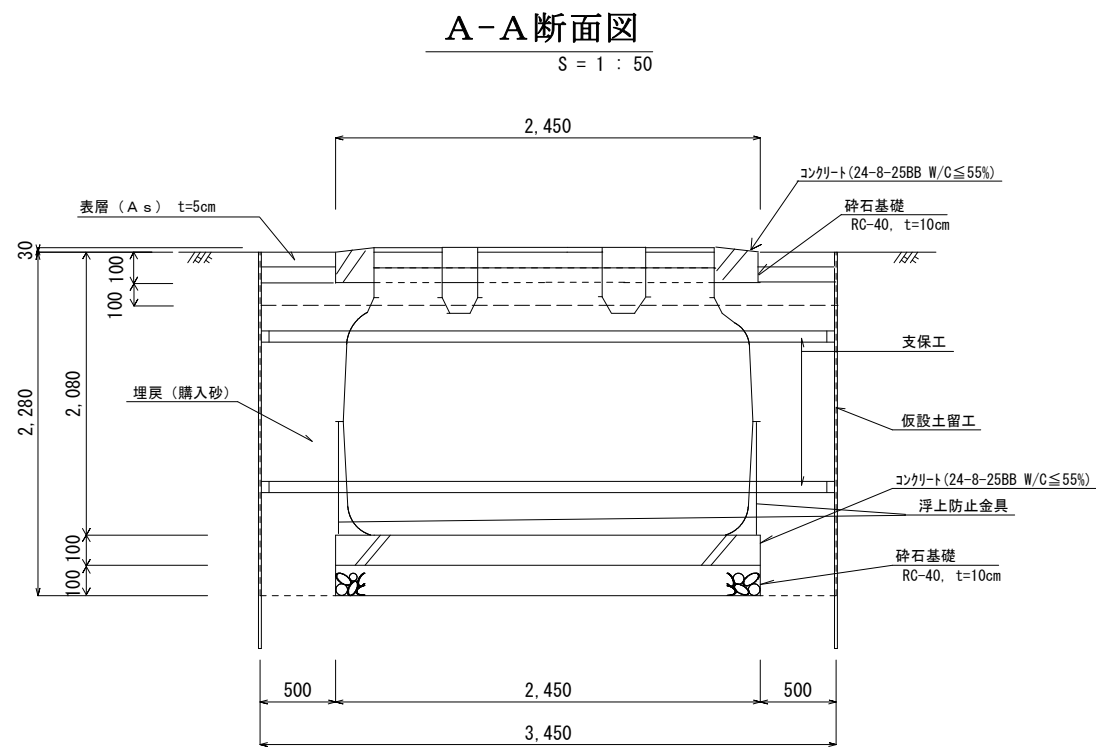

輪島市光浦町49-21

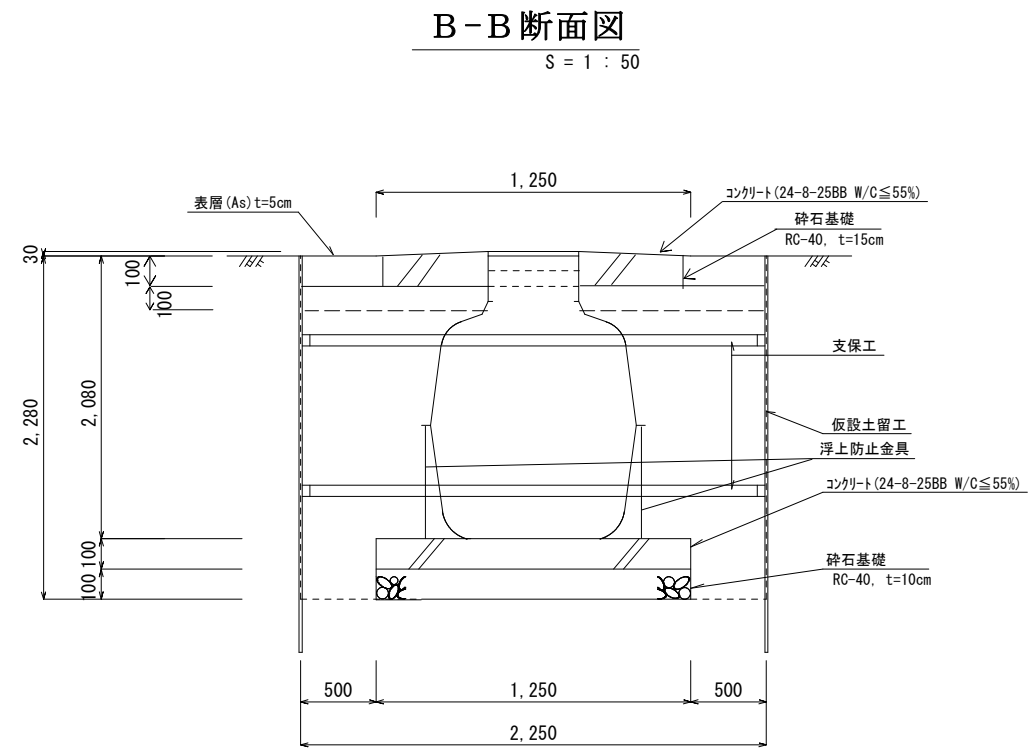

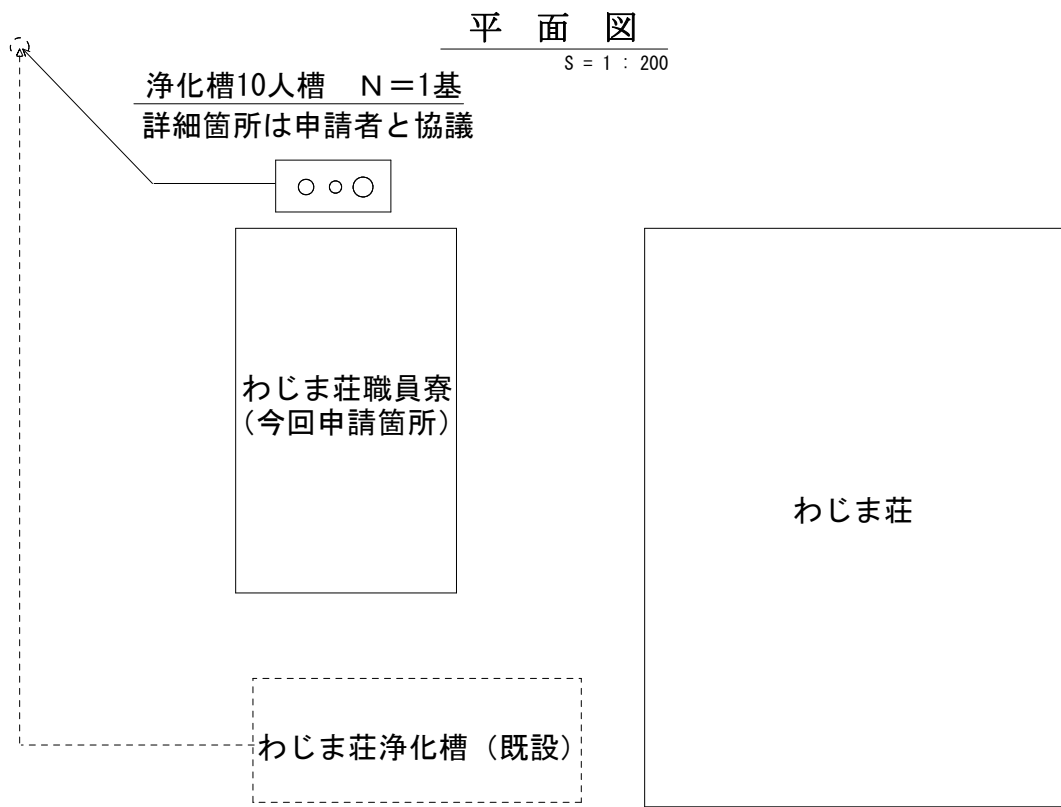

人槽算定表		
	居住人数	人 槽
	1～4人	5人槽
	5～6人	7人槽
○	7～9人	10人槽


施工範囲 流入管：浄化槽から1mまで
放流管：浄化槽から10mまで
電気工事は機器からコンセント又はブレーカーまでの配管配線を含む。

※ 10人槽 (コンパクト型)


点検蓋	
荷 重	種 類
500k	FRP製
1000k	鋳鉄製
1500k	

令和 8 年度	
工事名	公共浄化槽設置工事その 2 9
工事箇所	輪島市 光浦町 地内
図面名	図 示
縮尺	図 示
輪 島 市 上 下 水 道 局	


底版配筋图

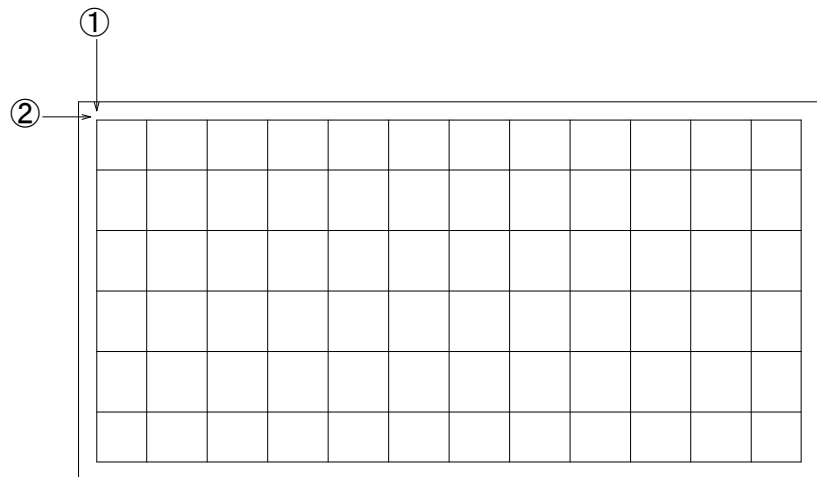


A-A断面

 


B — B 断面

 


スラブ配筋図

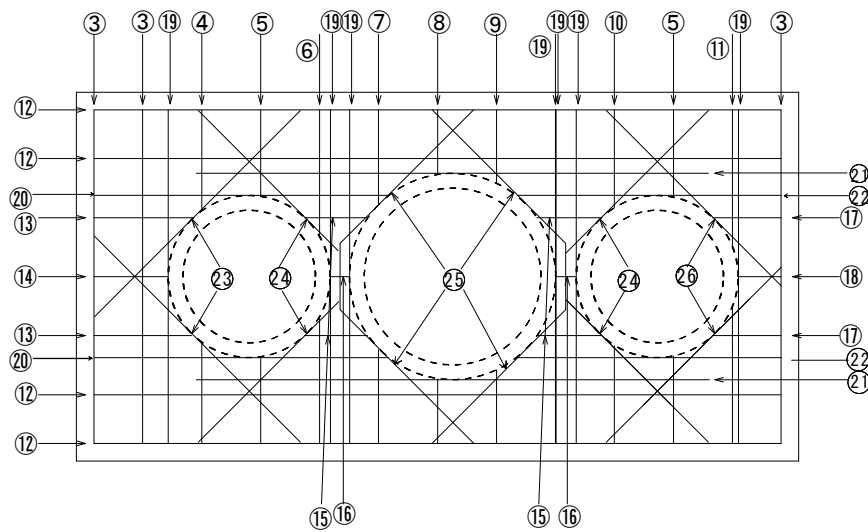


A'—A' 断面

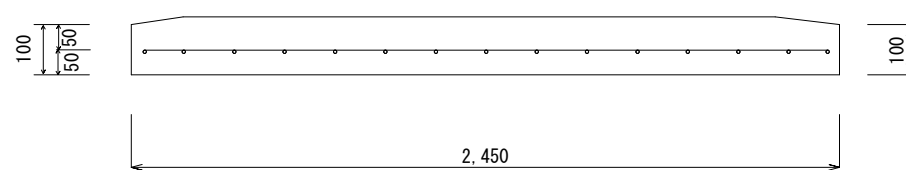

B' - B' 断面

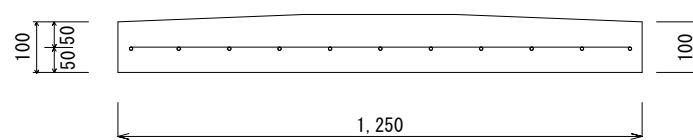

支柱配筋図

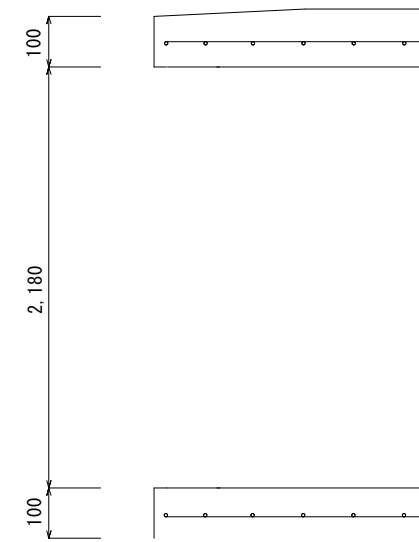

令和 8 年度	
工事名	公共浄化槽設置工事その 2 9
工事箇所	輪島市 光浦町 地内
図面名	図 示
縮尺	図 示
輪 島 市 上 下 水 道 局	